



# RZUT PIWNICY

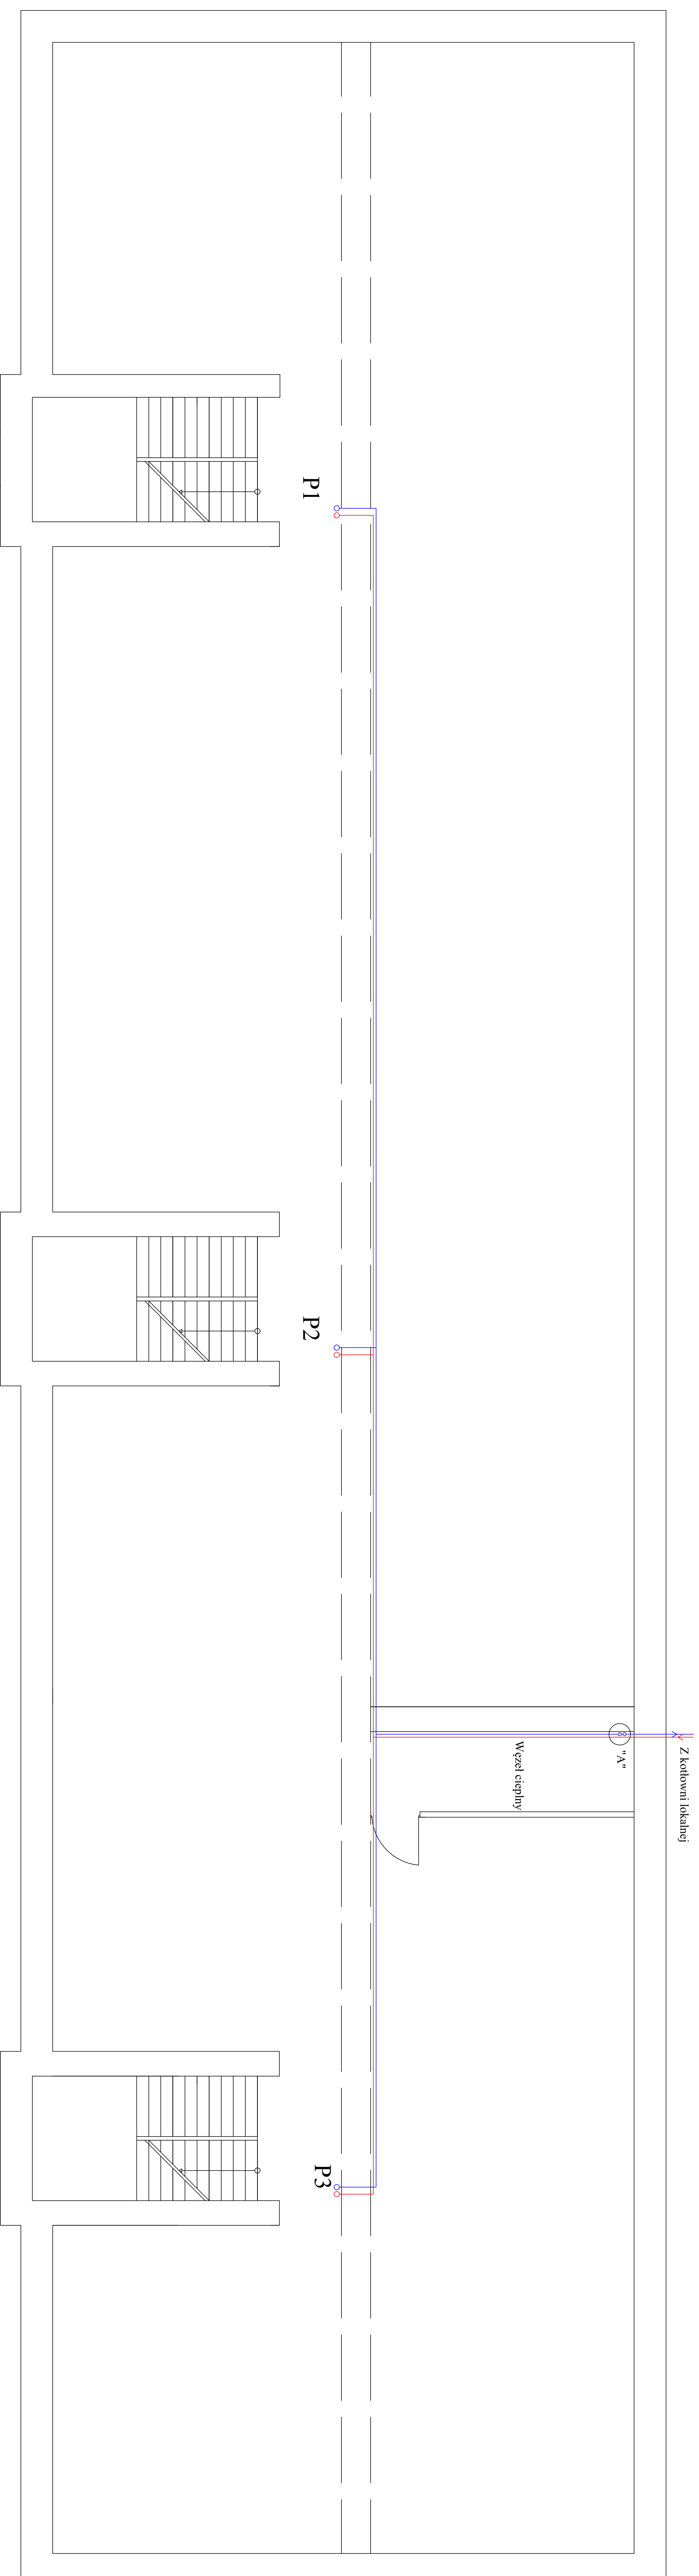

DETAL "A"

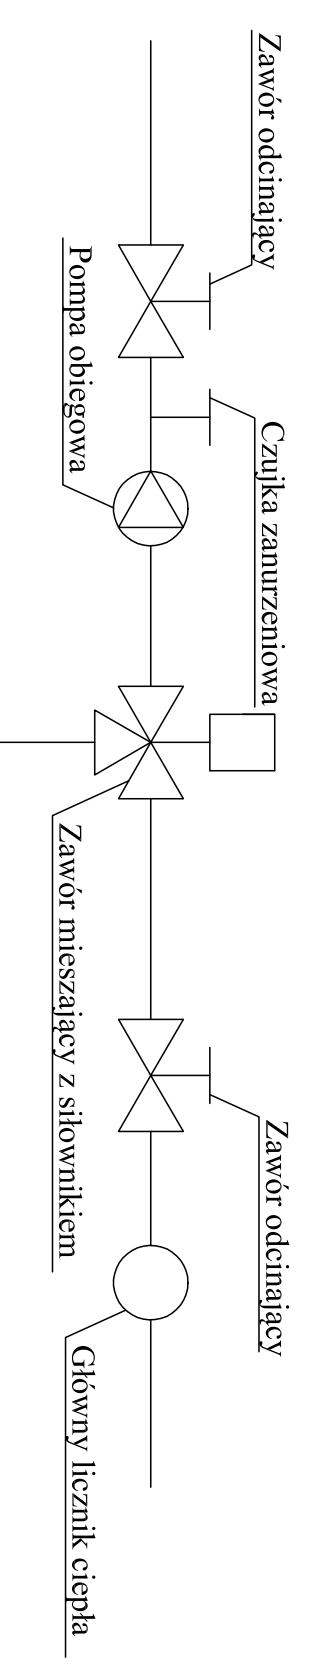

<b>ibp</b> IBO OBSŁUGA INWESTYCJI mgr inż. Bartosz Sokolowski Projektowanie i kosztorysowanie budowlane tel. 5142819106 e-mail: iboprojekt@wp.pl	
OBIEKT	Wewnętrzna instalacja centralnego ogrzewania oraz ciepłej wody użytkowej i cyrkulacji
ADRES	ul. Kierzyńskiego 108, 12-230 Biała Piska
TYTUŁ	RZUT PIWNICY-INSTALACJA C.O.
AUTOR	IMIE I NAZWISKO
INST. SANIT.	NR DPEC
DATA: 07.2016	PODPIS
NR RYS.: S1	SKALA: 1:30