


RZUT PIWNICY

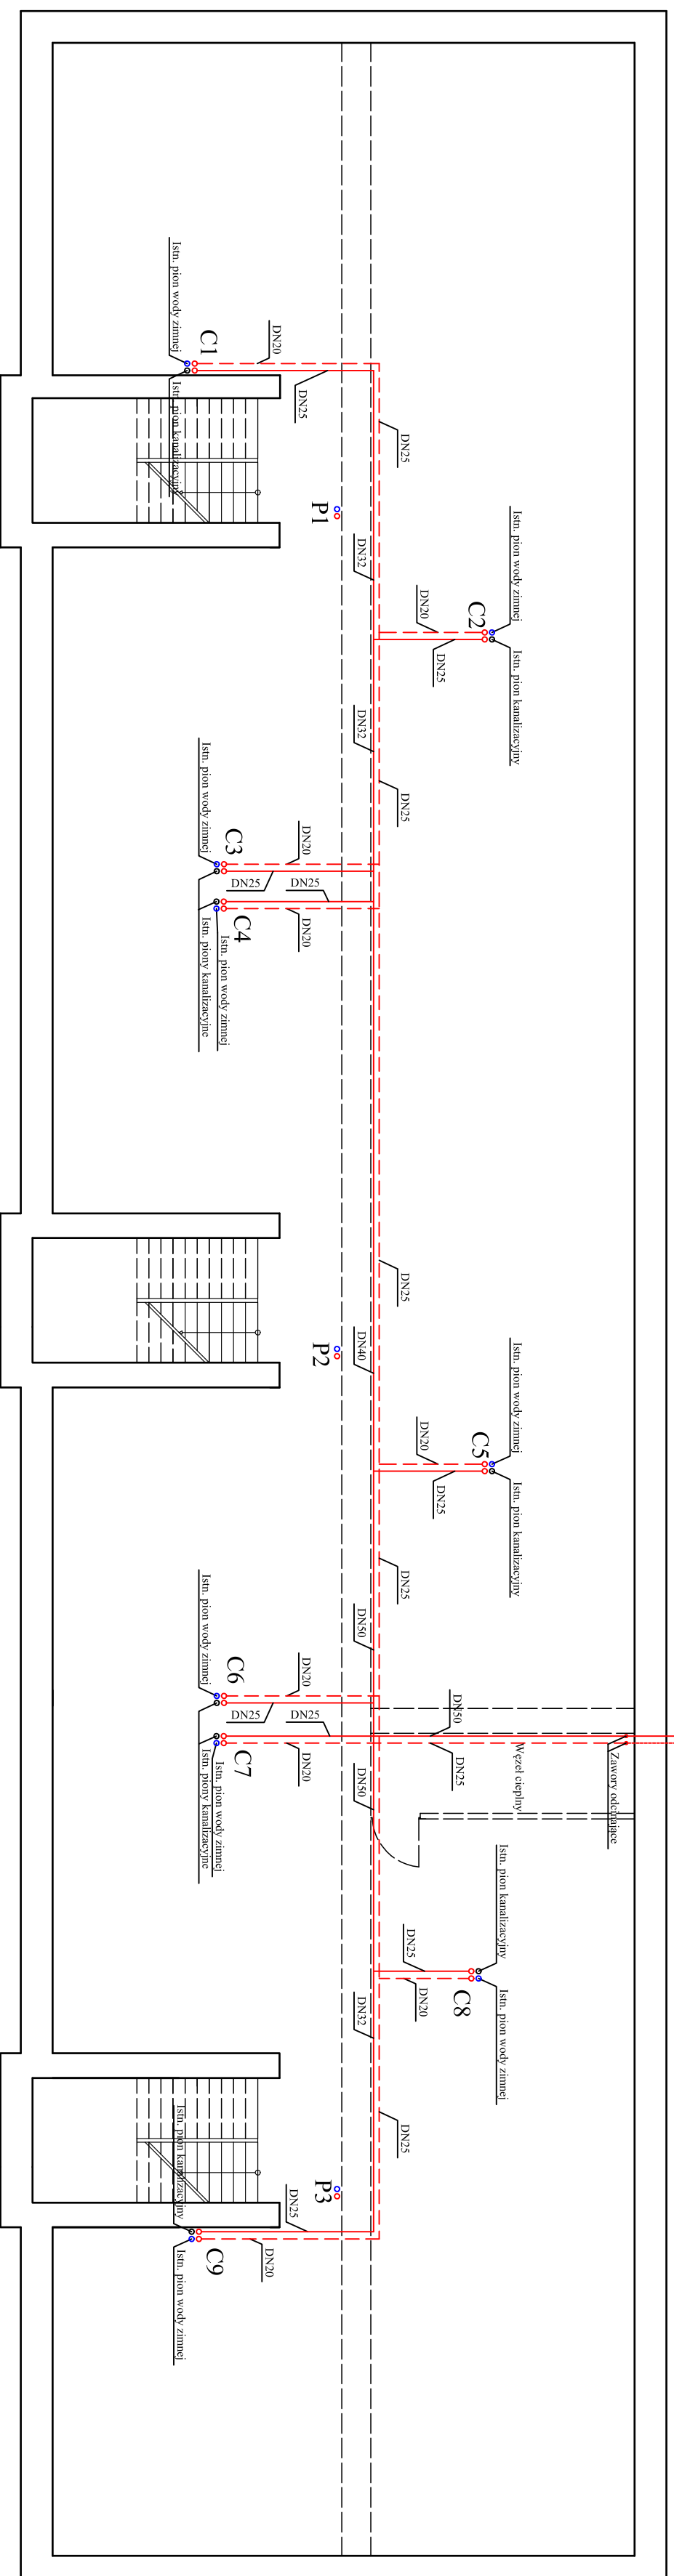

P1-P3- projektowane piony centralnego ogrzewania
C1-C9- projektowane piony c.w.u. i cyrkulacji

ibo IBO OBSŁUGA INWESTYCJI mgr inż. Bartosz Sokolowski Projektowanie i kosztorysowanie budowlane tel: 514-281-936 e-mail: ibo.projekt@wp.pl			
OBIEKT	Wewnętrzna instalacja centralnego ogrzewania oraz ciepłej wody użytkowej i cyrkulacji		
ADRES	ul. Kępczyńskiego 108, 12-230 Biała Piska		
TYTUŁ	RZUT PIWNICY- INSTALACJA C.W.U. I CYRKULACJI		
AUTOR	IMIĘ I NAZWISKO	NR DPR.	PODPIS
INST. SANIT.	tech. Andrzej Mogiński	SUW69/90	SKALA: 1:100
			DATA: 07.2016
			NR RYS.: S6