


RZUT PARTERU - INSTALACJA C.O.  
SKALA 1:100

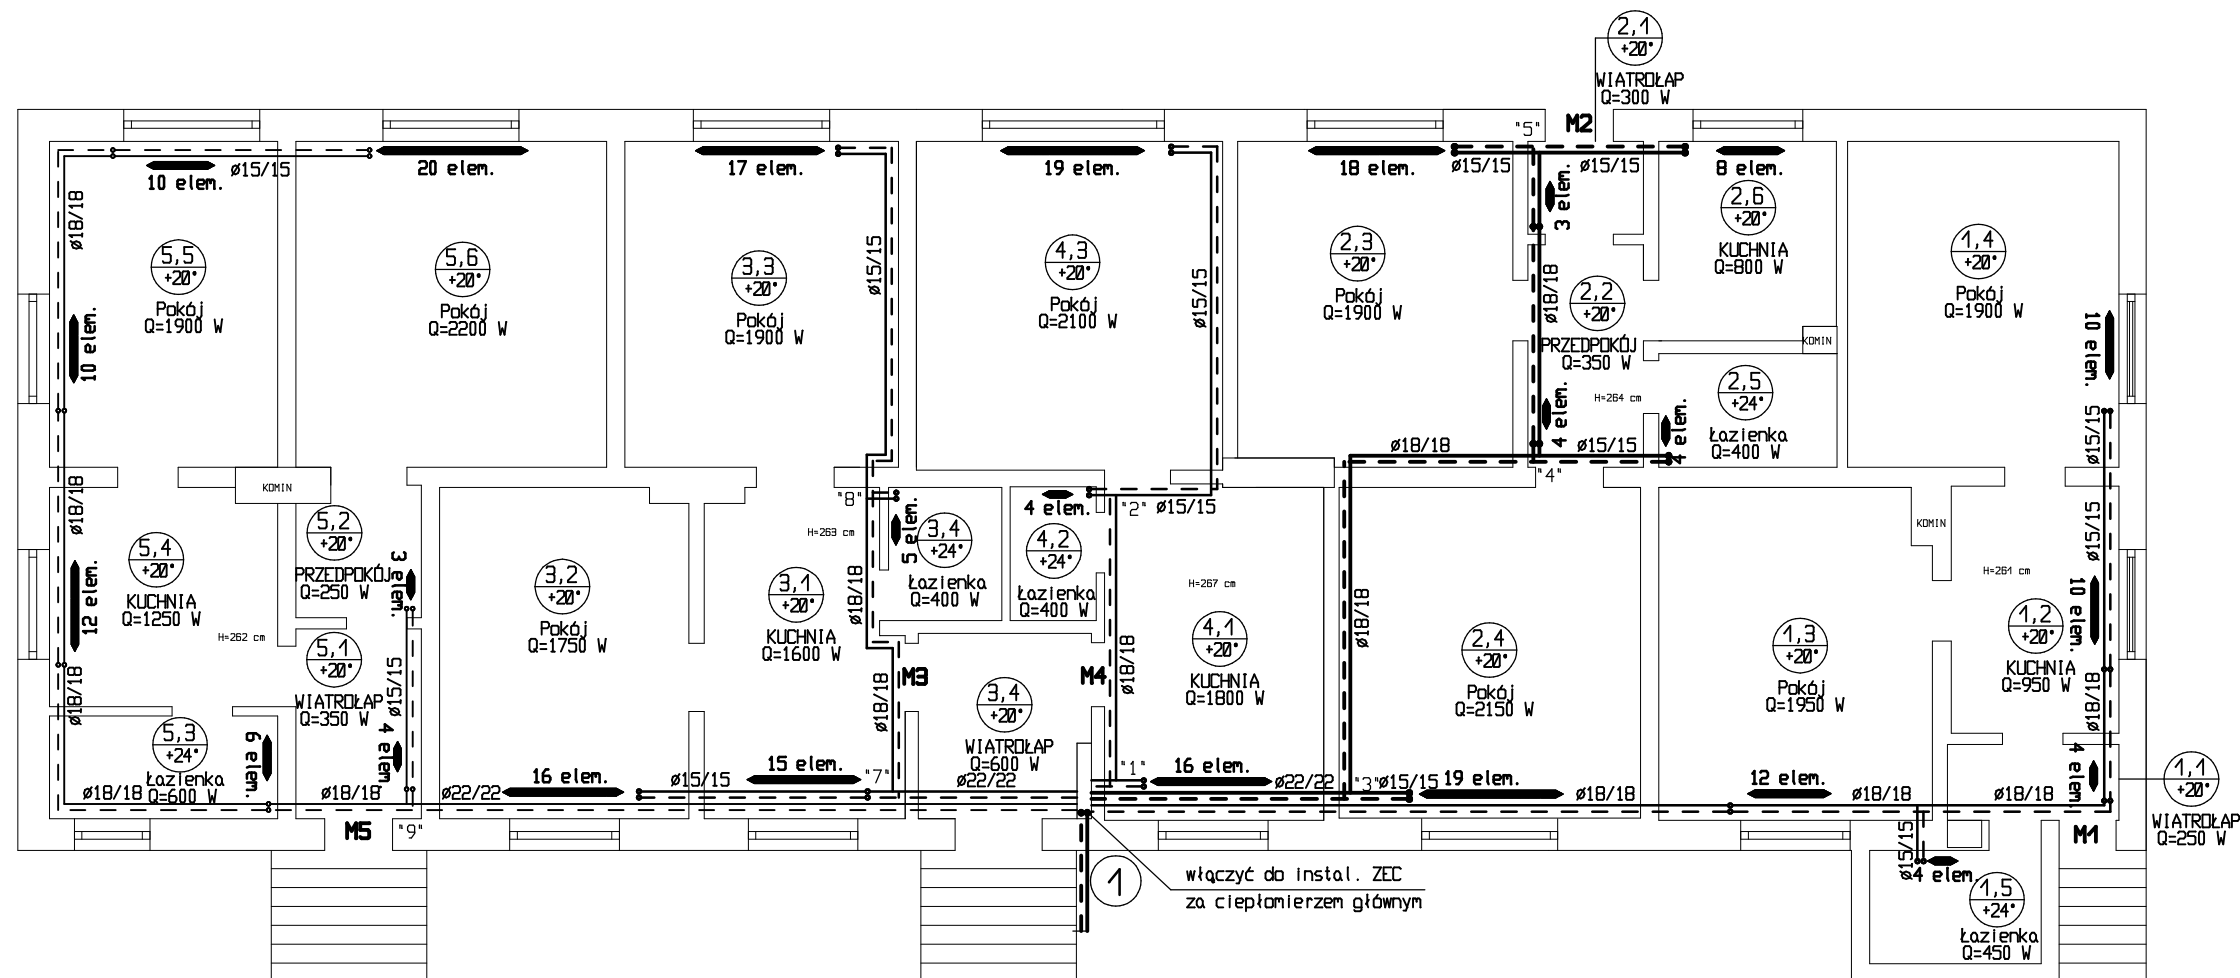

<b>P&amp;P INSTAL</b> Paweł Żytniec			
OBIEKT: Budynek mieszkalny wielorodzinny - przebudowa instalacji c.o.		ADRES: Biała Piska ul. Konopnickiej 5	
DATA: Luty 2020 R.		NR RYSUNKU : 1	
PROJEKTANT:	IMIĘ I NAZWISKO:	NR. UPR.:	PODPIS
SPRAWDZIŁ:	INŻ. PAWEŁ ŻYTYNIEC	WAM/0073/POOS/09	